

IMPIANTO FOGNARIO ACQUE NERE E BIANCHE VEDUTA D'INSIEME SCALA 1/500

COMUNE DI QUARTO

PROVINCIA DI NAPOLI

ATTUAZIONE PUA
COMPARTO Ca4

ai sensi dell'art. 28 comma 2 lettera b e art. 27 comma 1 lettera c L.R. Campania 10/2004 e art. 51 e 51 del regolamento edilizio




RICHIEDENTE: COOPERATIVA VITA NOVA
DATI CATASTALI: FOGLIO 13 PART. 97
LOCALITA': VIA VAIANI

Tav.8 a PROGETTO OPERE DI URBANIZZAZIONE PRIMARIA
IMPIANTO FOGNARIO ACQUE BIANCHE E NERE


STRALCIO CATASTALE, AEROFOTOGRAMMETRICO E P.R.G.	1/2000
VEDUTA D'INSIEME PIANA COPERTURA	1/500
VEDUTA D'INSIEME PIANA TERRA, PIANO INTERRATO	1/500
PARTICOLARI COSTRUTTIVI	
LOYAUT SISTEMA FOGNARIO ACQUE BIANCHE	1/500
LOYAUT SISTEMA FOGNARIO ACQUE NERE	1/500
LEGENDA	

IL RICHIEDENTE
IL PRESIDENTE DELLA COOPERATIVA VITA NOVA
VITA NOVA
Cooperativa P.A.C.
VIA QUARTO 100
00100 ROMA


Arch. **Tedesco e Tommaso A. Novato**

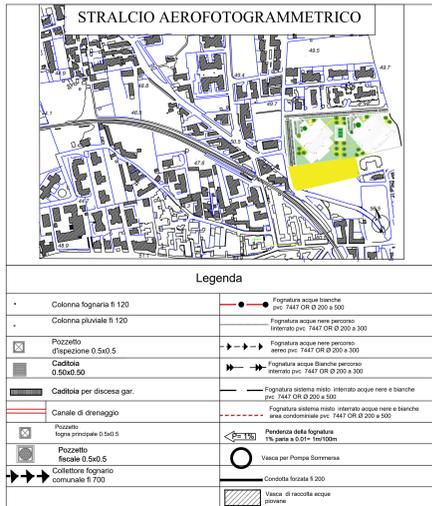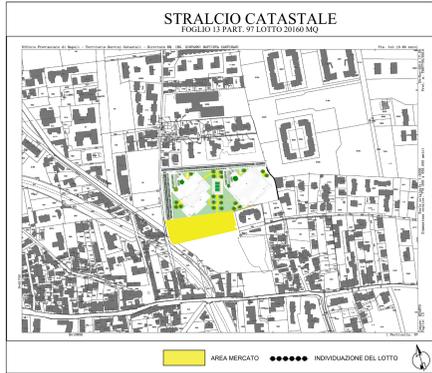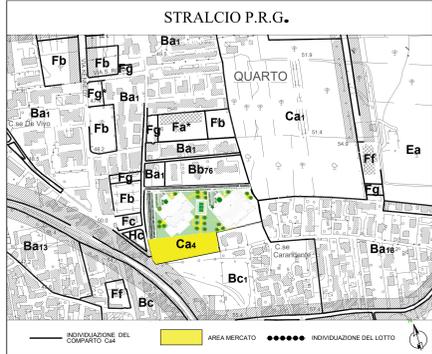


PIANTA PIANO COPERTURA

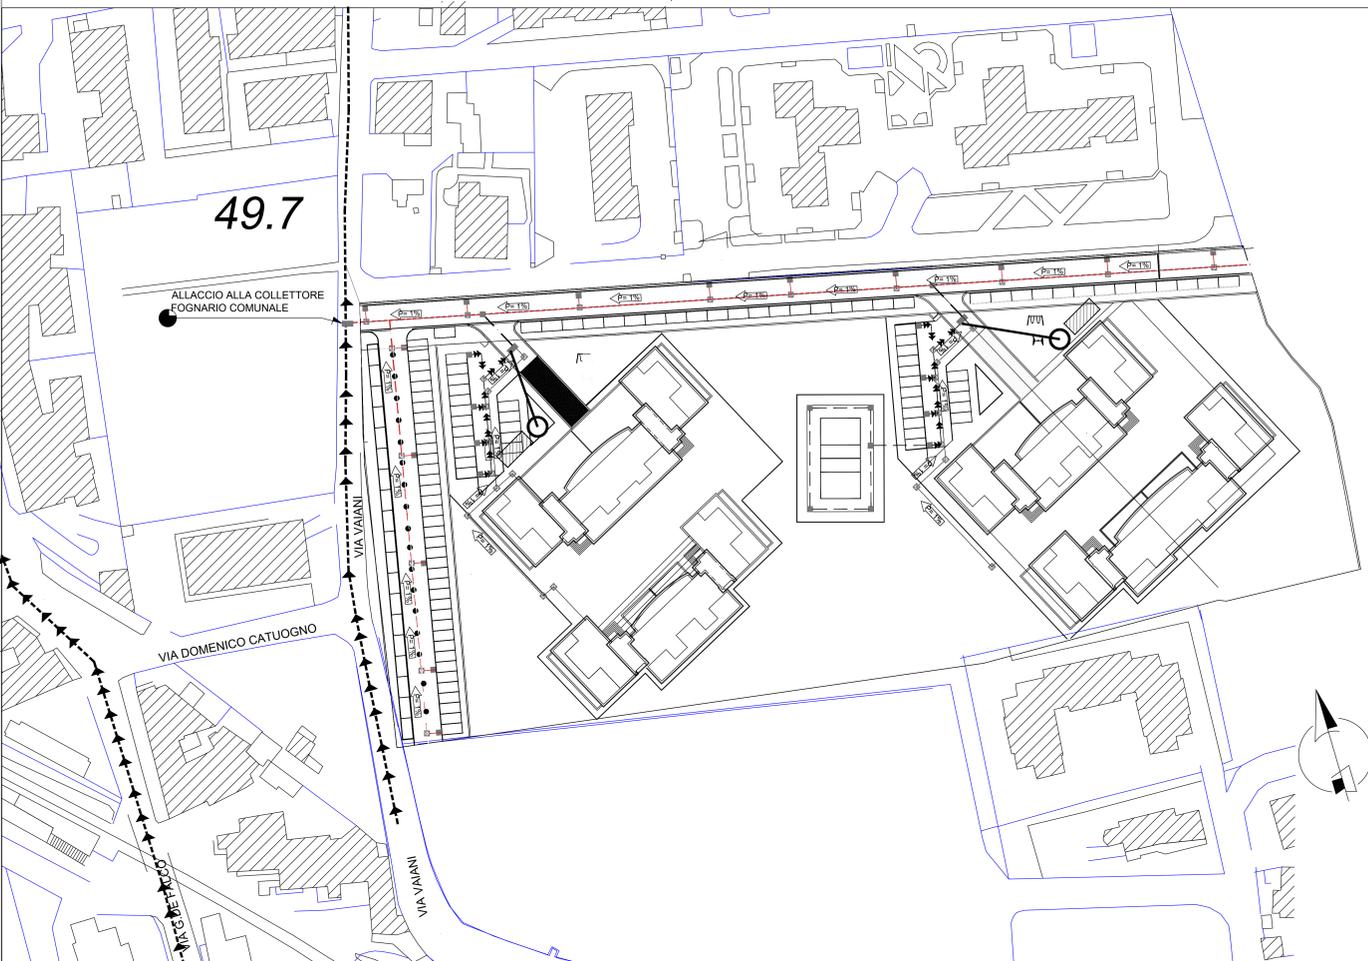


PIANTA PIANO INTERRATO

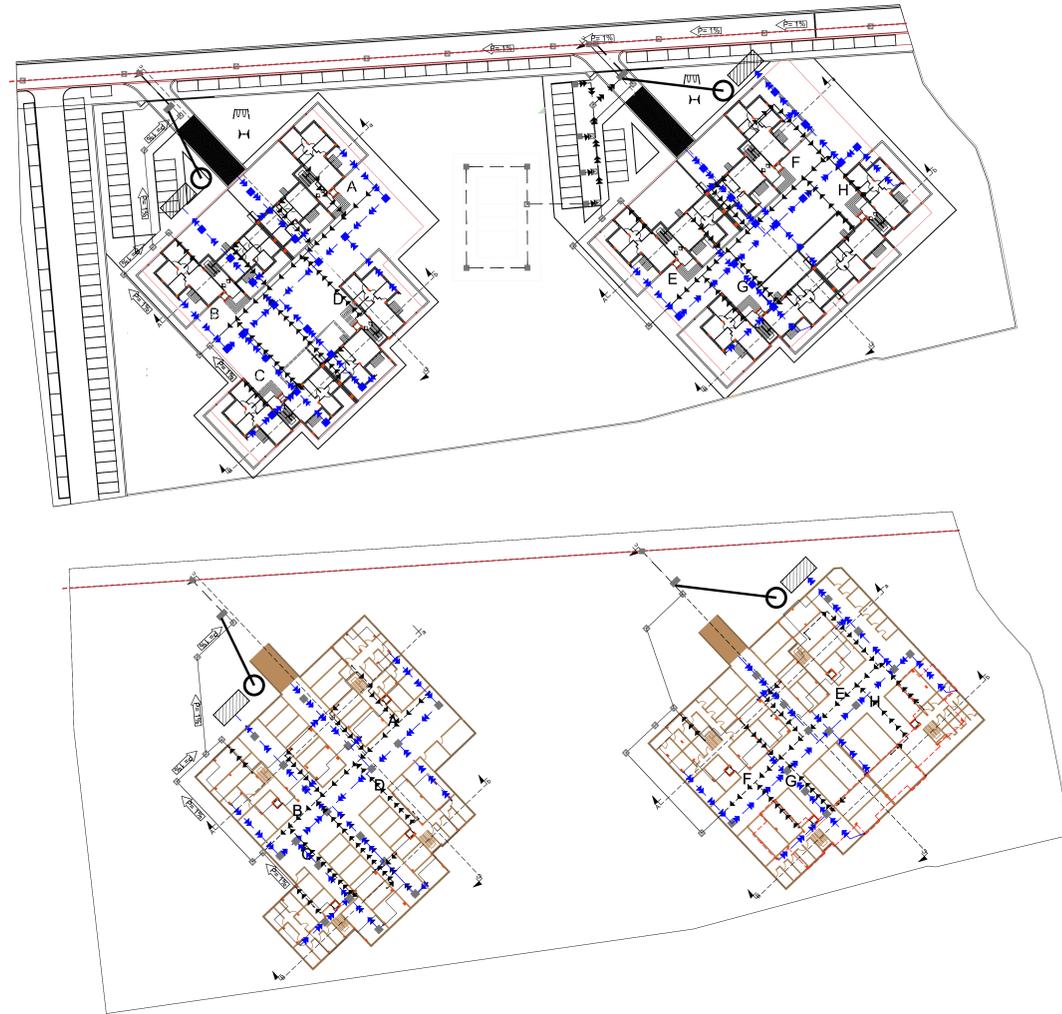


Layout funzionale del piano interrato
dell'impianto fognario acque bianche

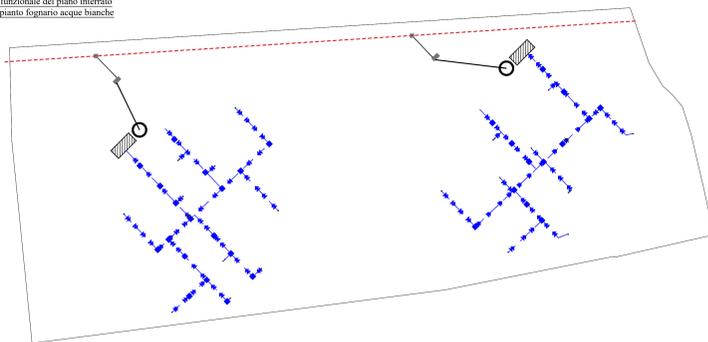

Layout funzionale del piano terra
area infrastrutture dell'impianto fognario acque nere e sistema misto

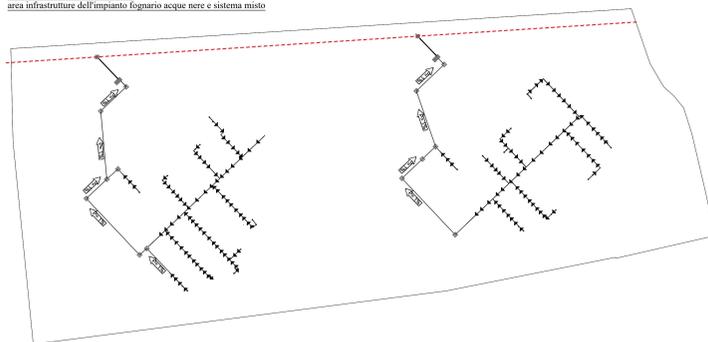


Layout funzionale a quota 0,00
dell'impianto fognario acque bianche delle aree a standard

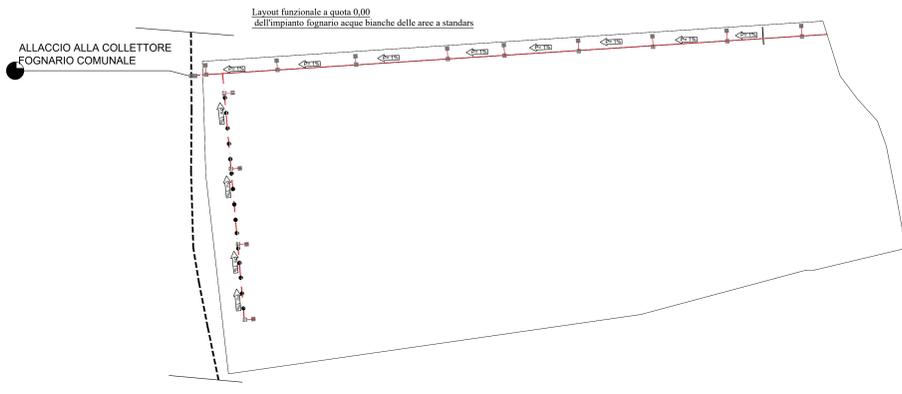


PERCORSO AEREO DELL'IMPIANTO FOGNARIO PIANO INTERRATO



 
PARTICOLARE CANALE DI DRENAGGIO SULLA PIAZZA PEDONALE



PARTICOLARI COSTRUTTIVI POZZETTI

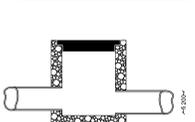


Tubazione in P.V.C.

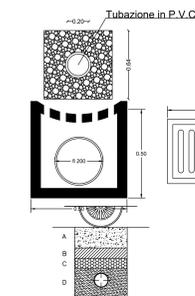


Legenda per tubazione in P.V.C.:
A - ghiaia e/o materiale da sottofondo
B - soletto in C.L.S.
C - strato di materiale isolante
D - materiale terra

Particolare Costruttivo del sistema di pompaggio
delle acque nere nel collettore fognario di Via Giorgio De Falco

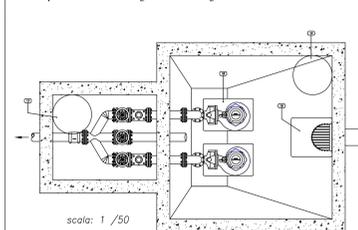

scala: 1/50

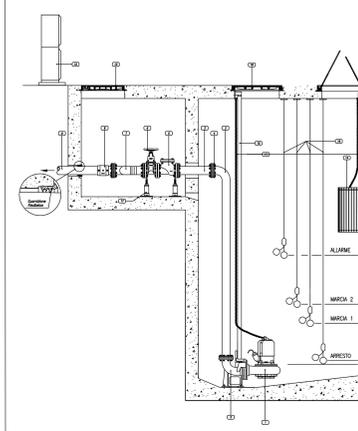

- LEGENDA
- 1) Elettropompa per Squami
 - 2) Piede di accoppiamento rapido in Ghisa
 - 3) Colonna di mandata in Polietilene
 - 4) Camera Pre con controfrangia in acc. Inox
 - 5) Valvola di ritorno a sfera mobile
 - 6) Saracinesca a cuneo gommatto
 - 7) Collettore di mandata in Polietilene
 - 8) Manico per elettrofilazione
 - 9) Tubazione di mandata in Polietilene
 - 10) Tubo guida in Acciaio Inox
 - 11) Camera di estrazione in Acciaio Inox
 - 12) Armadio in Vetroresina per quadro elettrico
 - 13) Chiavino in Ghisa, classe D400, luce Ø 600 mm
 - 14) Griglia in Acciaio zincato con parafango
 - 15) Condotto in arrivo
 - 16) Interruttori di livello
 - 17) Supporto per Valvole e Tubi
 - 18) Chiavino in Ghisa, classe D400, luce Ø 600x800 mm
 - 19) Chiavino in Ghisa, classe D400, luce Ø 600x800 mm