

# COMUNE DI QUARTO

PROVINCIA DI NAPOLI

ATTUAZIONE PUA  
COMPARTO Ca4

ai sensi dell' art. 26 comma 2 lettera b e art. 27 comma 1 lettera c L.R. Campania 16/2004 e art. 50 e 51 del regolamento edilizio

RICHIEDENTE: COOPERATIVA VITA NOVA  
DATI CATASTALI: FOGLIO 13 PART. 97  
LOCALITA': VIA VAIANI

**Tav.7 a** PROGETTO OPERE DI URBANIZZAZIONE PRIMARIA  
IMPIANTO RETE IDRICA

STRALCIO CATASTALE, AEROFOTOGRAMMETRICO E P.R.G. 1/2000

VEDUTA D'INSIEME PIANTA COPERTURA 1/500

PARTICOLARI COSTRUTTIVI


LEGENDA

IL RICHIEDENTE  
IL PRESIDENTE DELLA COOPERATIVA VITA NOVA  
**VITA NOVA**  
CROCCIOLO 11 s.c.  
P. 010 Quarto (NA)  
Via NA 01242750634


Arch. Valeria e Domenico A. Marando  
1/28

# PROGETTO IMPIANTO RETE IDRICA VEDUTA D'INSIEME SCALA 1/500


PIANTA PIANO COPERTURA

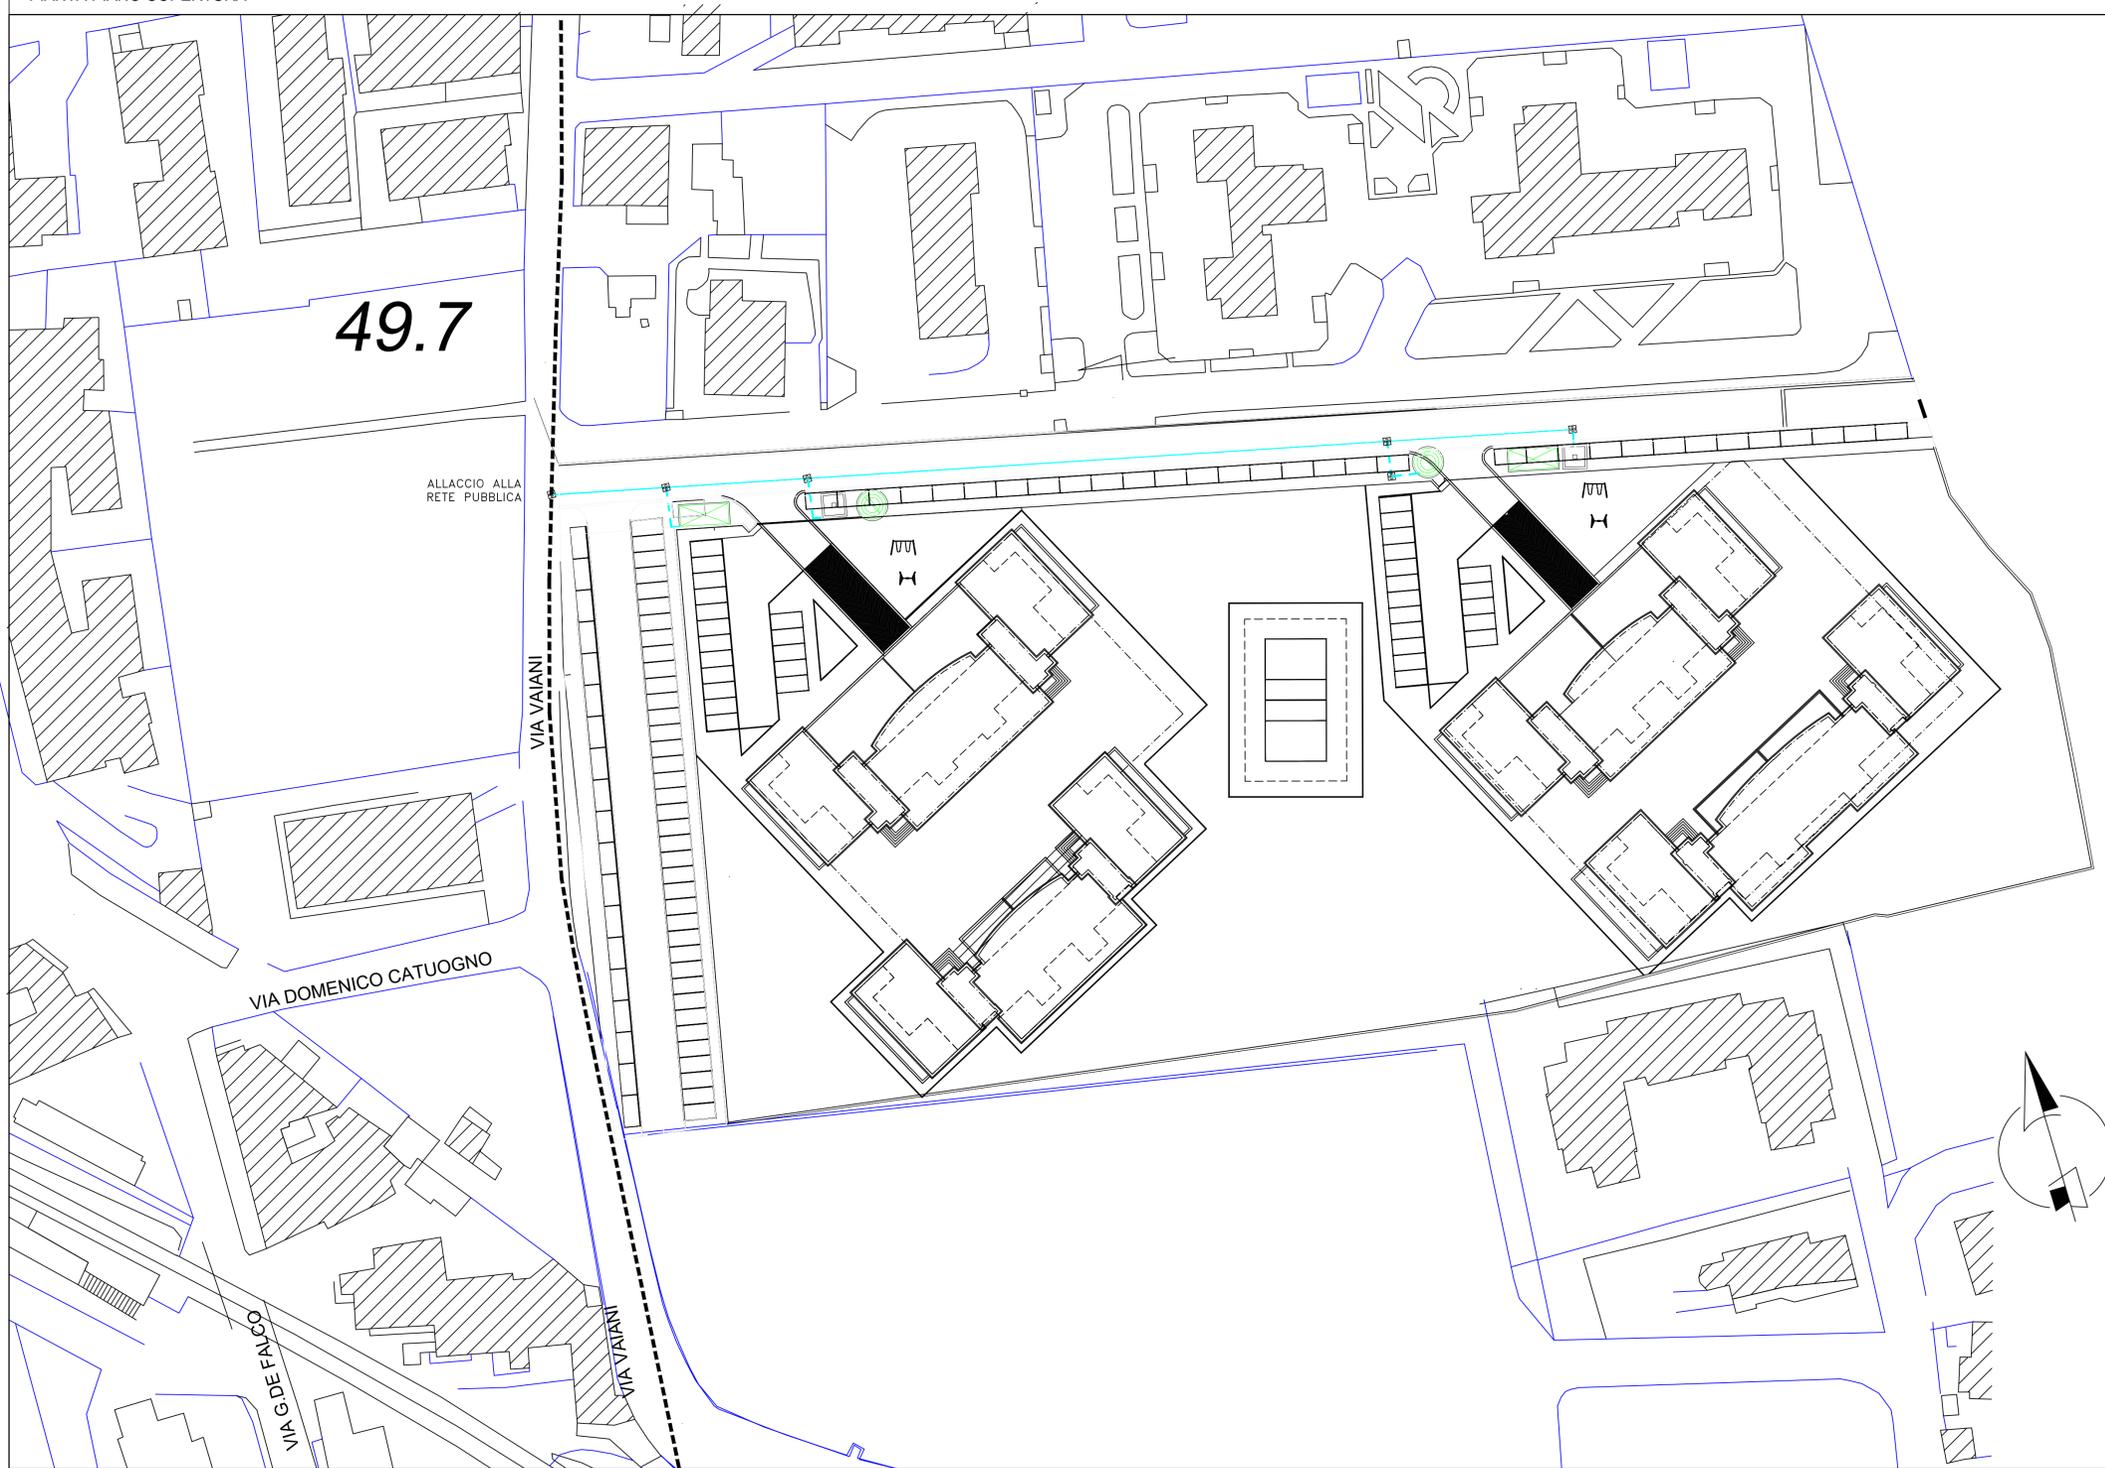

## STRALCIO P.R.G.

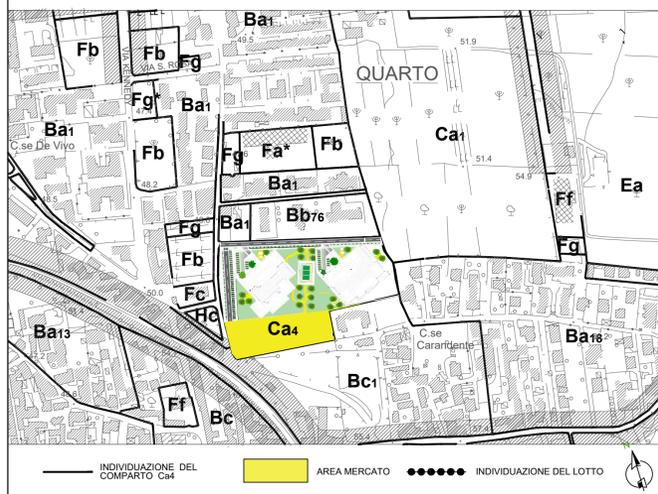

## STRALCIO CATASTALE FOGLIO 13 PART. 97 LOTTO 20160 MQ

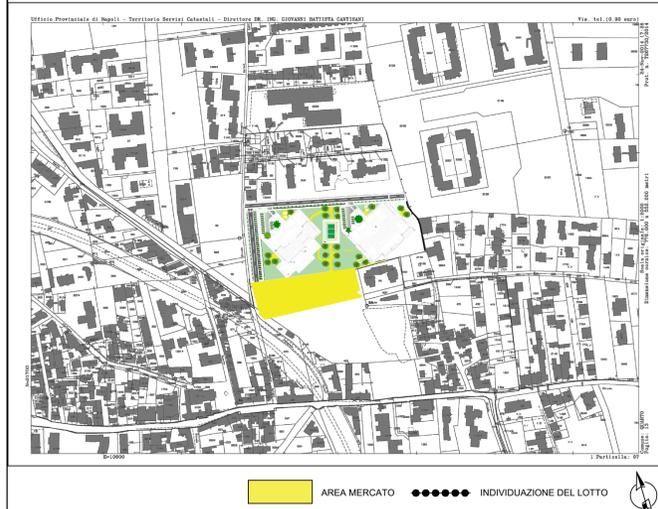

## STRALCIO AEROFOTOGRAMMETRICO



### Legenda

	Rete Idrica Comunale
	Saracinesca in ghisa sferoidale
	Tubazione idrica PE 80 Ø 160
	Allaccio alle montanti PE Ø 110
	Armadi per allaccio alla rete idrica del fabbricato
	Armadi con fontanine per analisi delle acque
	Attacco Antincendio

Particolare Costruttivo dell'intersezione con il tubo fognario delle acque nere.

