



Recinzioni e tipo Orsogrill da installare



Sostituzione della pensilina degli uffici

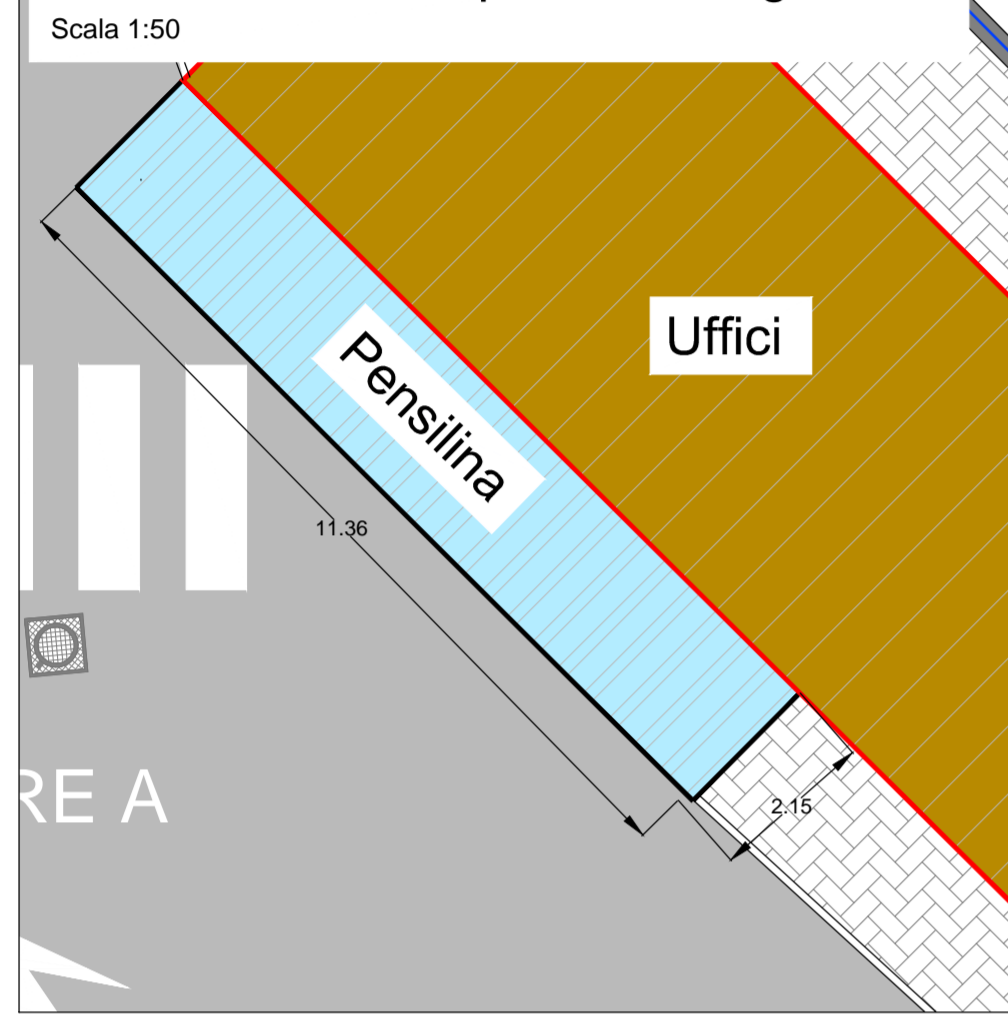

Allargamento cancello di ingresso

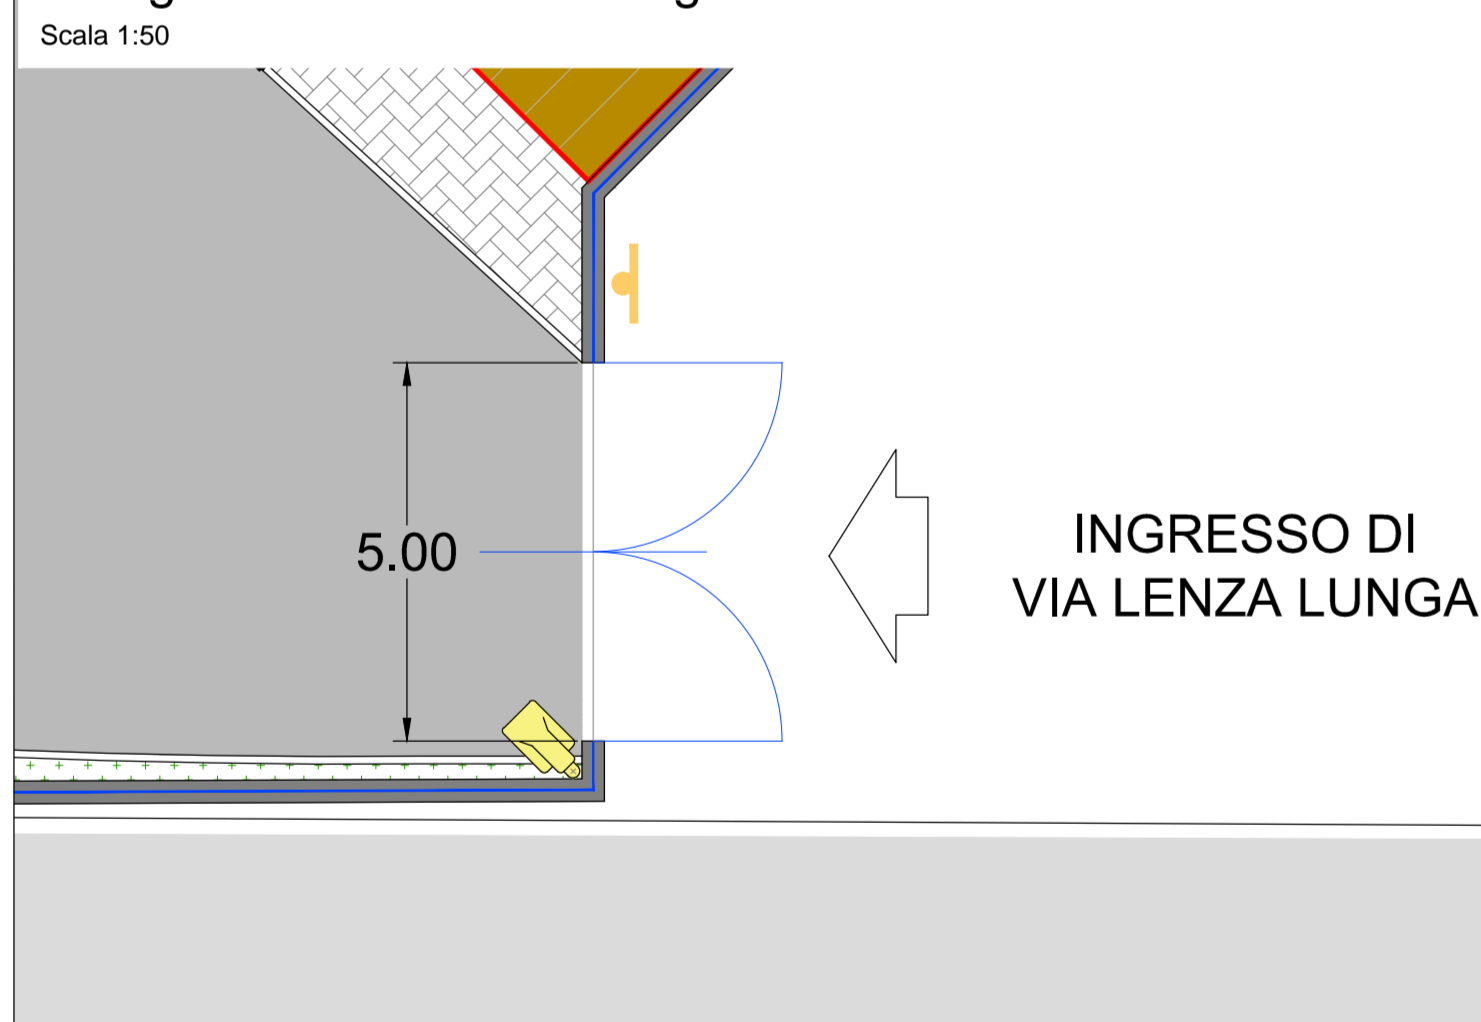


Interni ufficio - Manutenzione straordinaria dell'impianto elettrico ed idrico



PLANIMETRIA DELLA SISTEMAZIONE DEL LOTTO

Scala 1:100

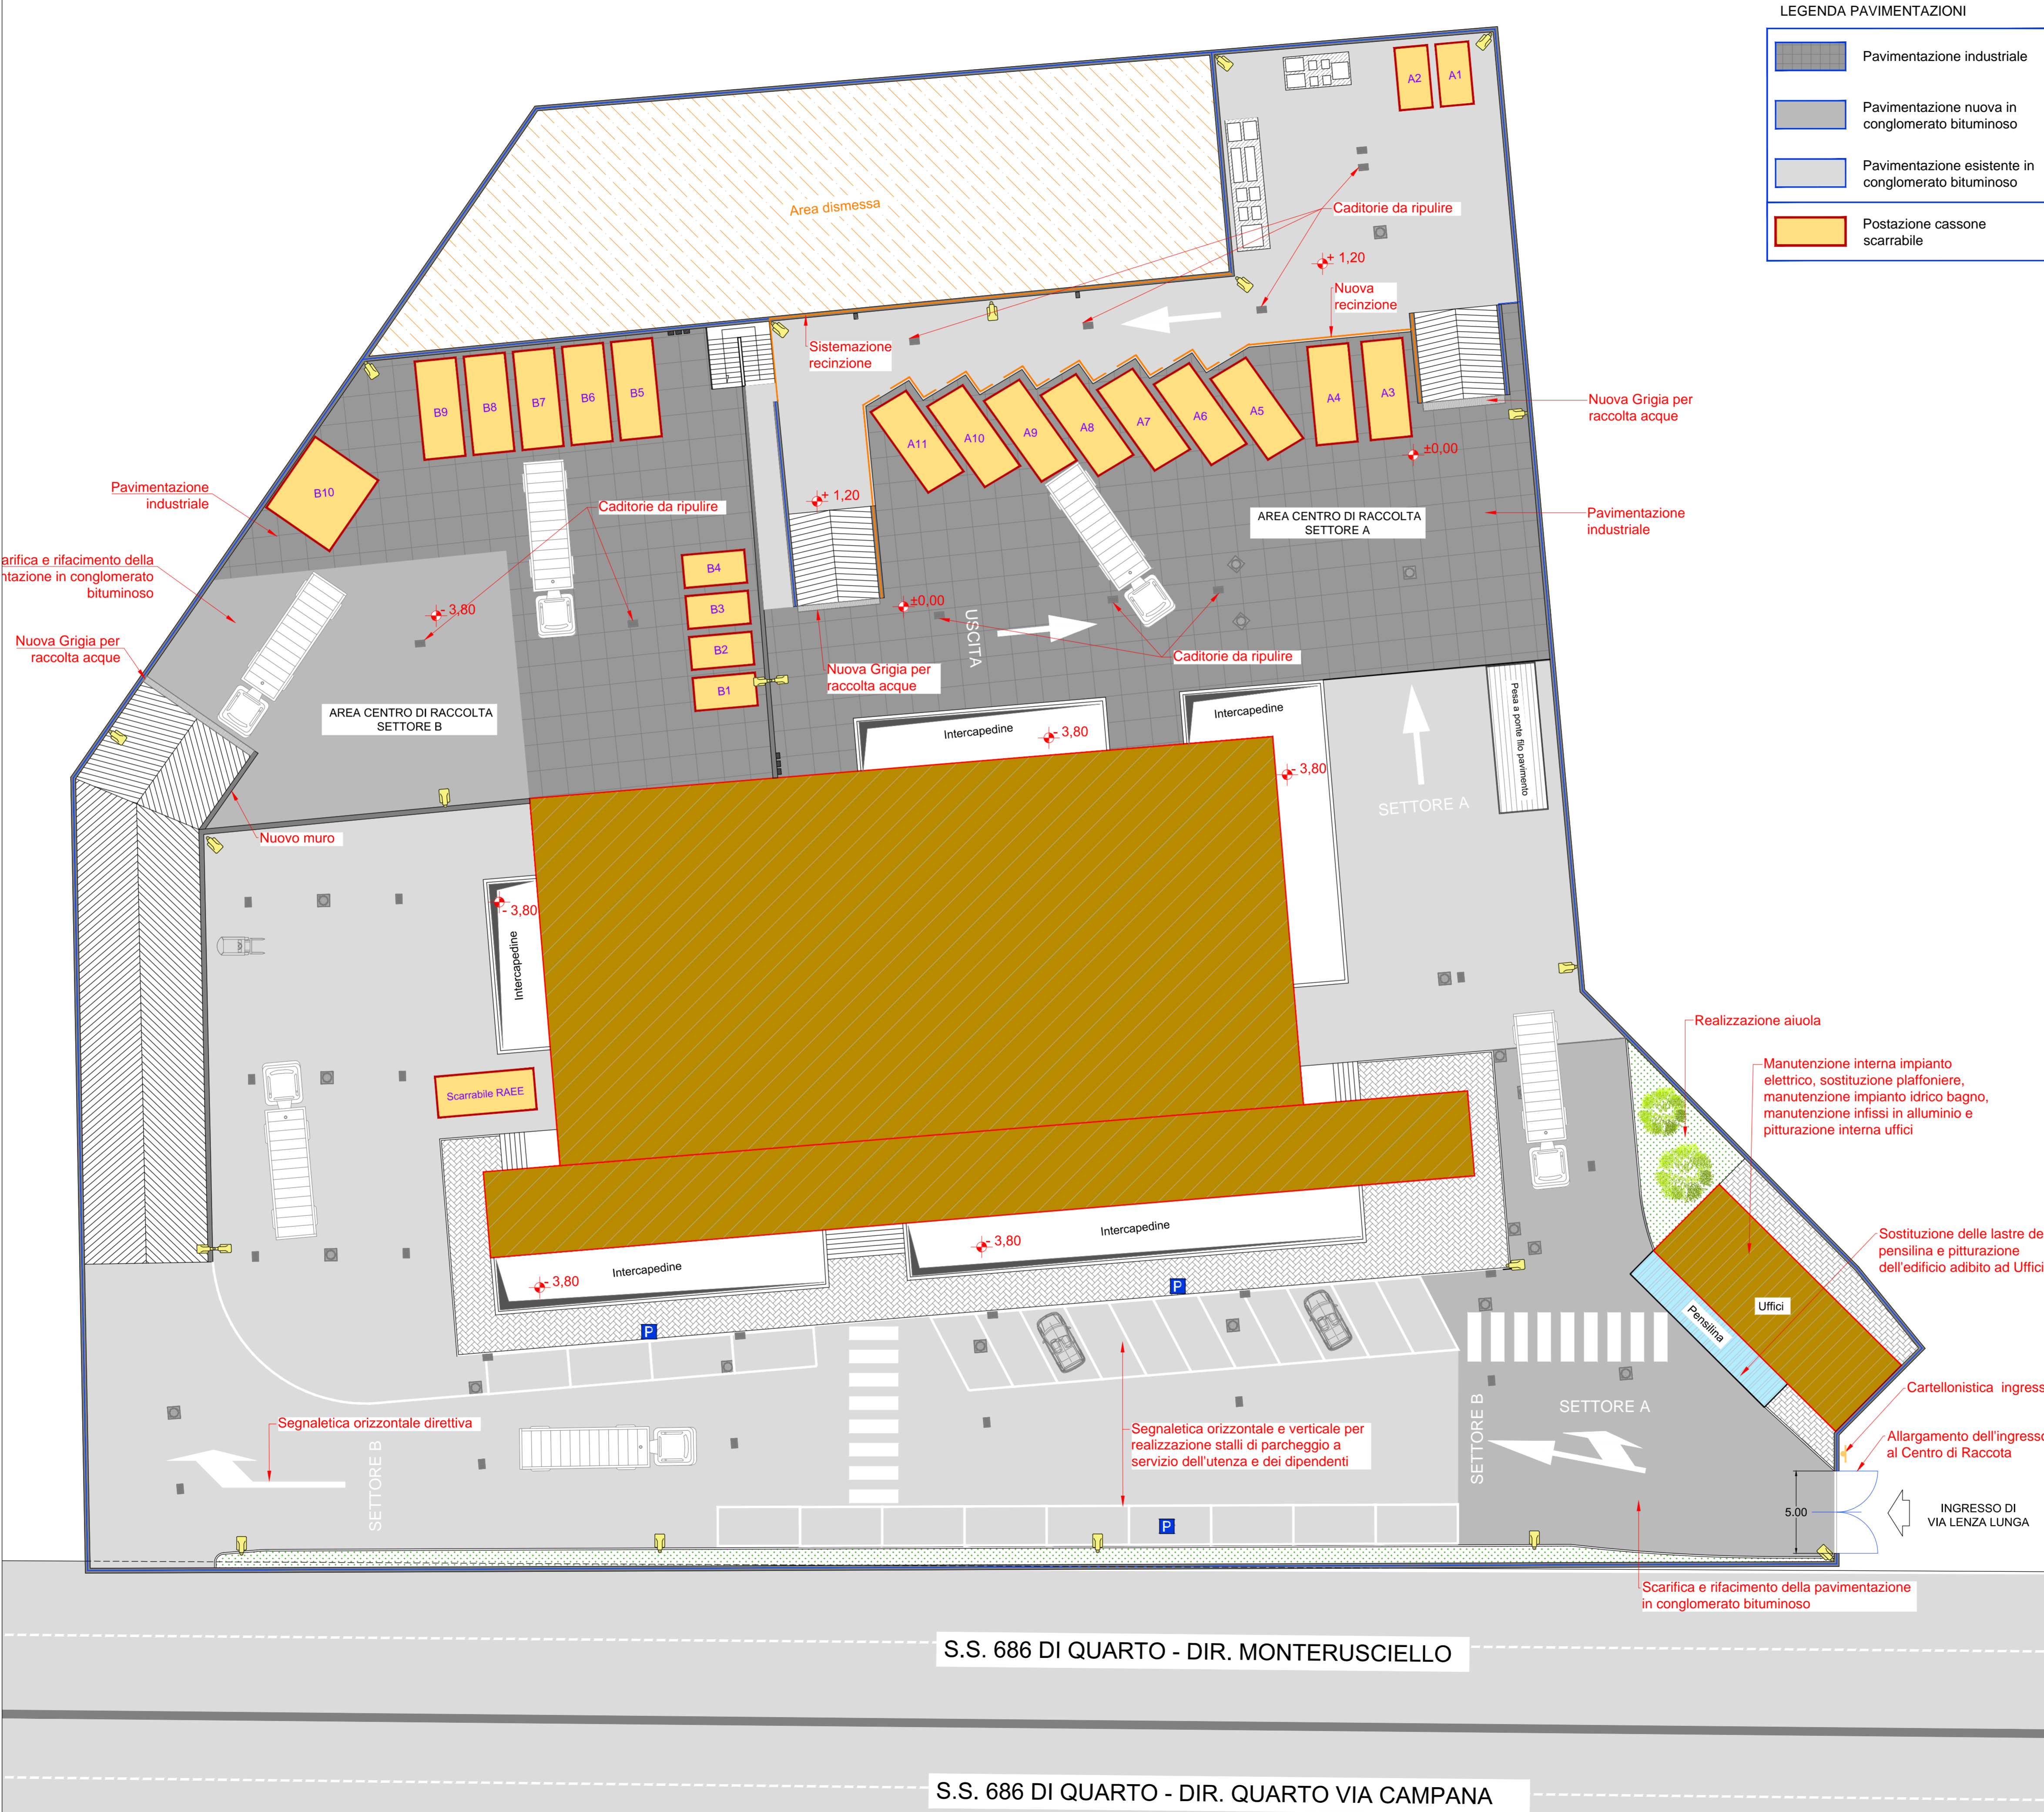

CARTELLONISTICA

**CARTELLI INFORMATIVI**

**CARTELLI INFORMATIVI DEI SETTORI DEL CENTRO**

**SETTORE A** **SETTORE B**

**P** **barriera a sollevamento**

**PERICOLO DI INFIAMMABILITA'**

**ATTENZIONE CARRELLI IN MOVIMENTO**

**VIETATO L'ACCESSO AL PERSONALE NON AUTORIZZATO**

**VIETATO USARE FIAMME LIBERE**

**VIETATO FUMARE**

**ENTRARE ED USCIRE ADAGIO**

**VELOCITA' MAX CONSENTITA 10**

**PASSO CARRABILE**

**VIETATO L'ACCESSO AL PERSONALE NON AUTORIZZATO**

**COMUNE DI QUARTO**  
CITTA' METROPOLITANA DI NAPOLI  
SETTORE AMBIENTE

**CENTRO DI RACCOLTA COMUNALE**  
Progetto per il miglioramento della capacità funzionale del Centro di Raccolta Comunale per lo stoccaggio delle componenti raccolte separatamente, ubicata in via Lenza Lunga.



<b>ELABORATO EG. 3</b>	<b>PLANIMETRIA CON LA NUOVA SISTEMAZIONE DEL PIAZZALE</b>	Scala: varie Cod.:
------------------------	---	-----------------------

L'Ufficio Tecnico: IL RUP:

Revisione	Data	Descrizione	Elaborato	Verificato	Approvato
0	Ottobre 2019	Emissione	geom. A. Carlotto	geom. A. Alfiero	geom. A. Alfiero

Questo elaborato è di proprietà del tecnico progettista e non può essere riprodotto o divulgato a terzi senza autorizzazione scritta ai sensi della Legge 22/04/1941 e art. 2975 e sgg. del C.C.